


**Golčův Jeníkov - Odkanalizování místních částí**  
**SO 01 - Tlaková kanalizace Nasavrky, Olšinky**

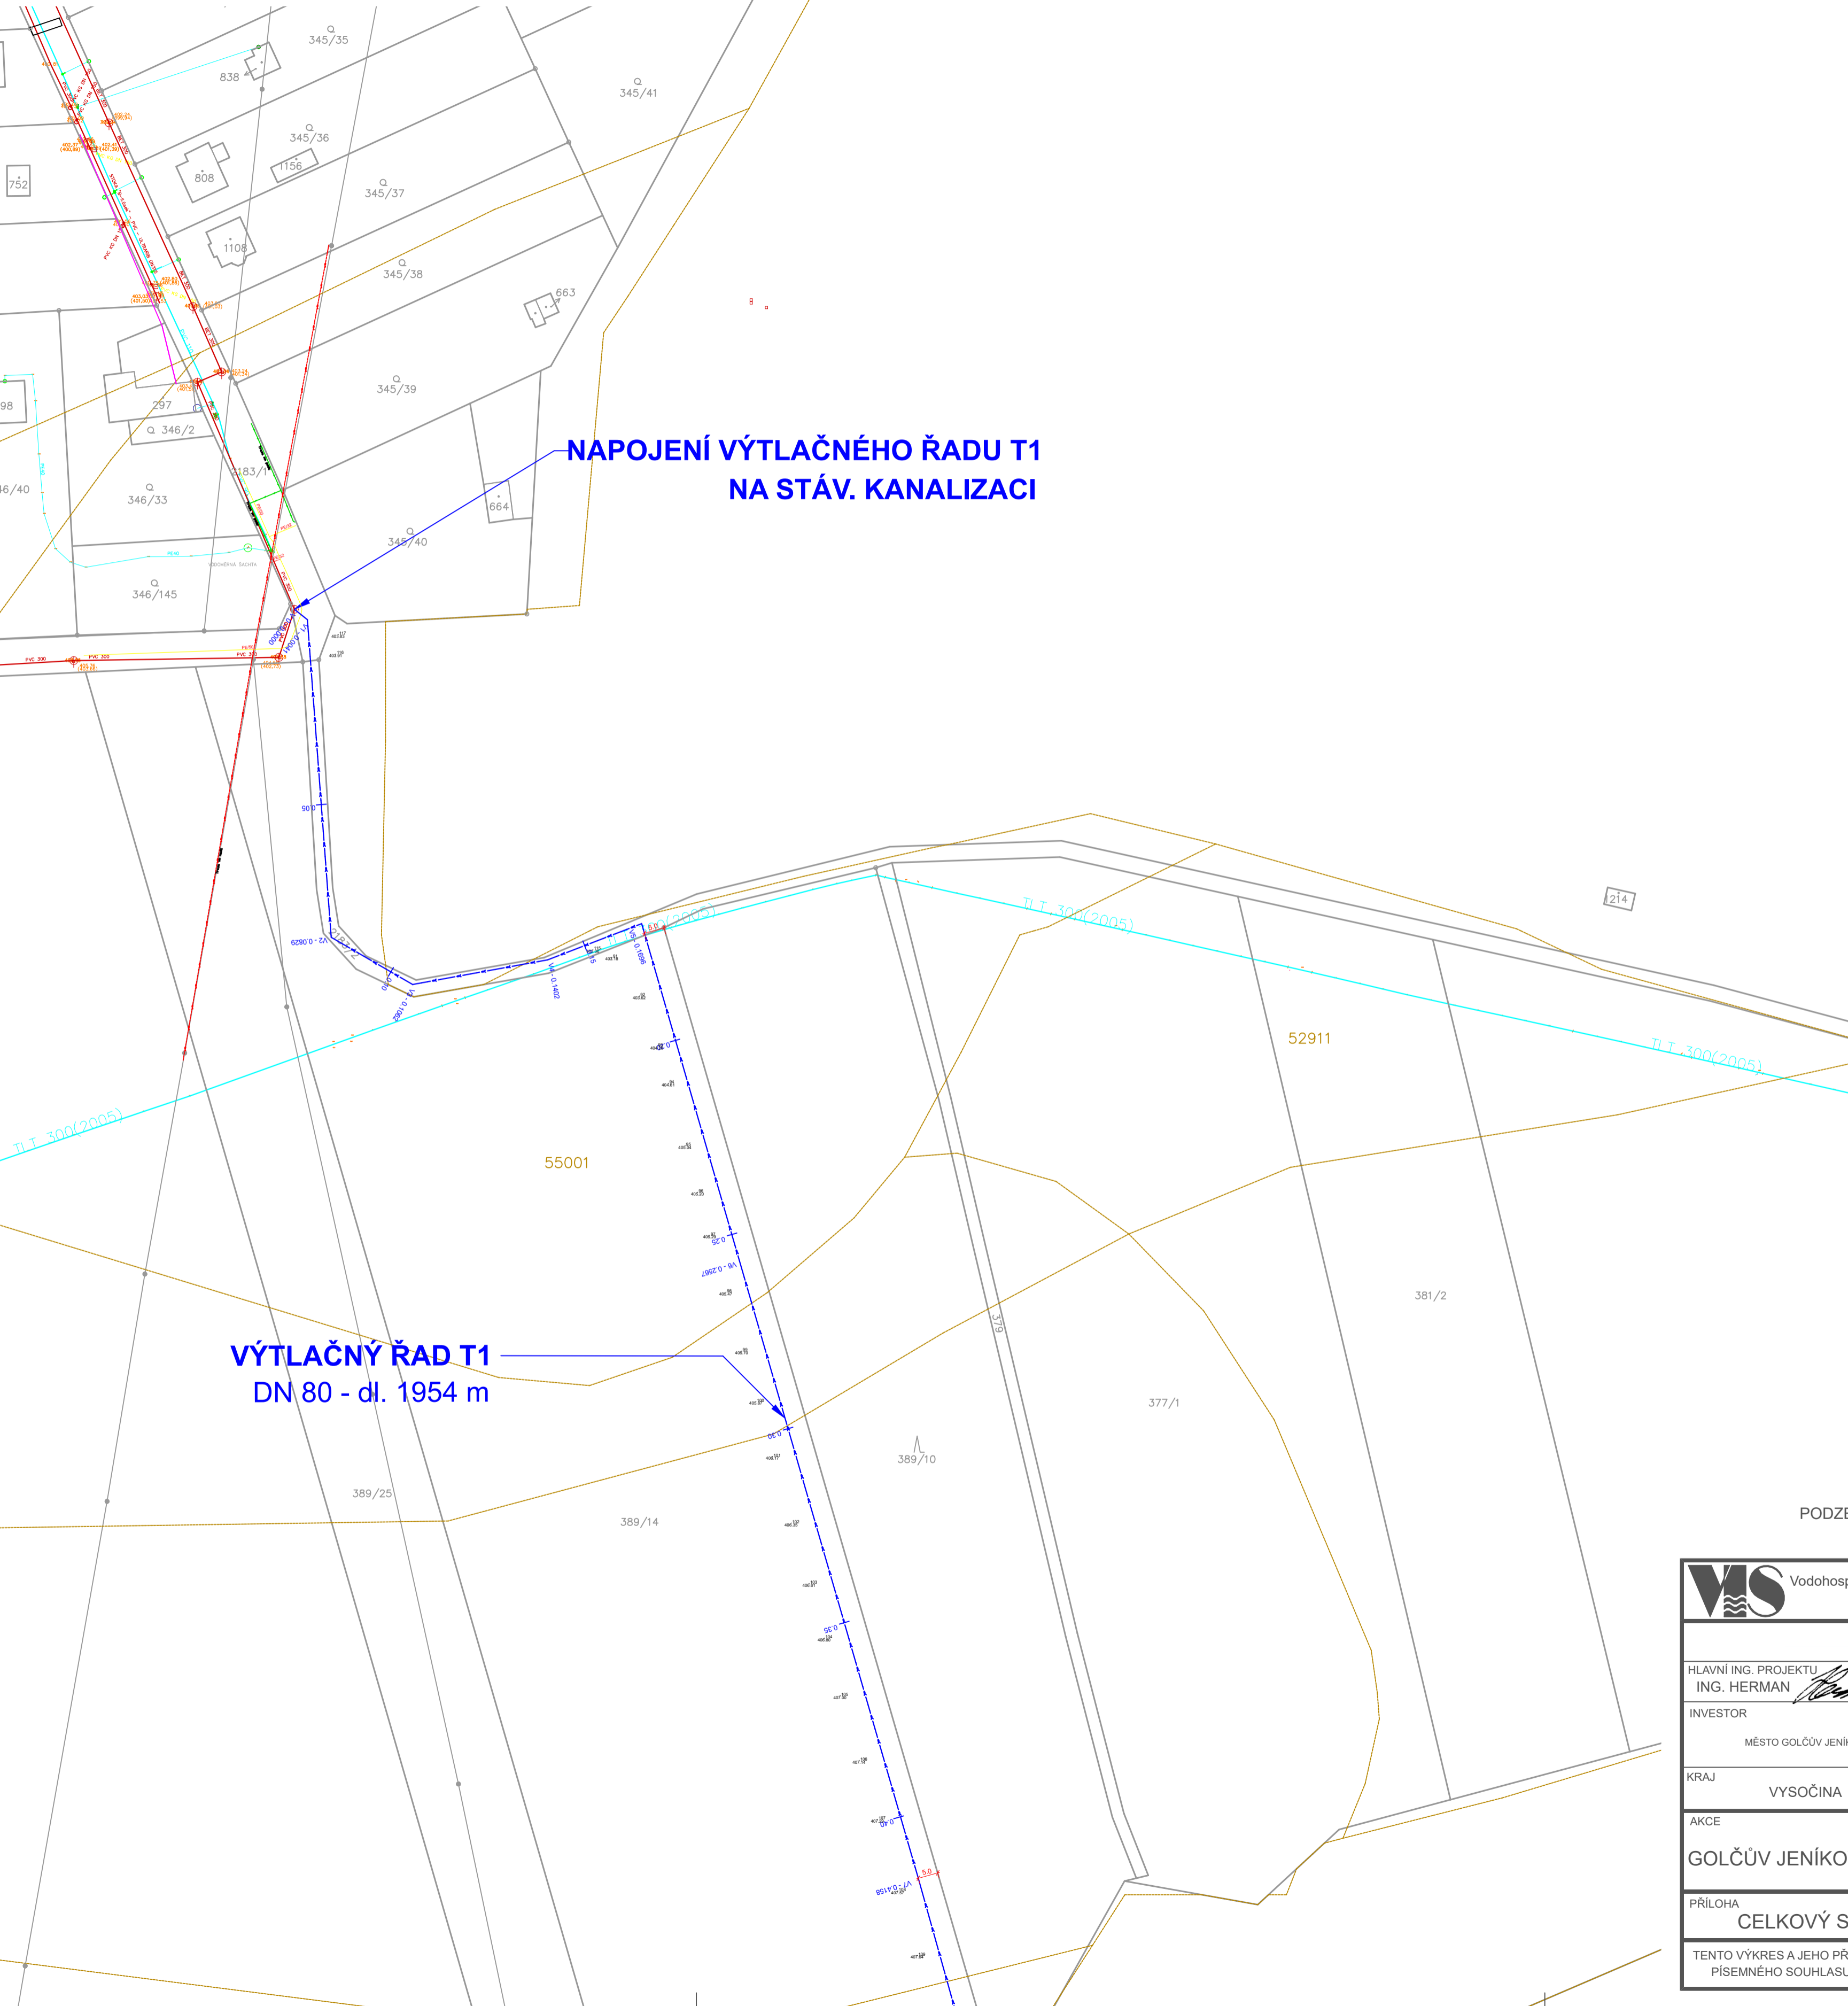

**NAPOJENÍ VÝTLAČNÉHO ŘADU T1  
 NA STÁV. KANALIZACI**

**VÝTLAČNÝ ŘAD T1  
 DN 80 - dl. 1954 m**

**LEGENDA:**


**NAVRHOVANÁ VEDENÍ:**

- KANALIZACE GRAVITAČNÍ - NÁVRH
- KANALIZACE VÝTLAK - NÁVRH
- NAPOJOVACÍ BOD - NÁVRH
- PŘIPOJKA NN - NÁVRH
- VZDUCHOTECHNICKÉ POTRUBÍ
- PROVDUŠŇOVACÍ STANICE
- ČERPAČÍ STANICE
- DOMOVNÍ ČERPAČÍ STANICE
- KONTEJNEROVÉ ČOV

**STÁVAJÍCÍ VEDENÍ:**

- STÁVAJÍCÍ PLYNOVOD
- SDĚLOVACÍ KABEL
- ČEZ NN - NADZEMNÍ VEDENÍ
- ČEZ NN - PODZEMNÍ VEDENÍ
- ČEZ VN - NADZEMNÍ
- STÁVAJÍCÍ VODOVOD

**KLAD LISTŮ:**

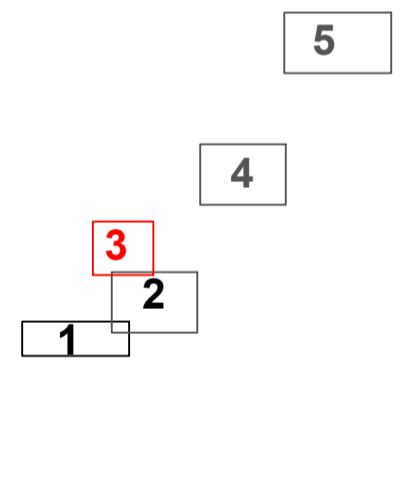

VÝŠKOVÝ SYSTÉM  
 BALT PO VYROVNÁNÍ

PODZEMNÍ VEDENÍ JSOU ZAKRESLENA

**INFORMATIVNĚ !**

PŘED ZAPOČETÍM ZEMNÍCH PRACÍ JE  
 NUTNÉ JEJICH PŘESNÉ VYTÝČENÍ !

PODZEMNÍ VEDENÍ - PODROBNOSTI VIZ TECHNICKÁ ZPRÁVA



Vodohospodářsko-inženýrské služby spol. s r. o., Na Střežině 1079, 500 03 Hradec Králové tel.: 495 076 011, fax: 495 541 342, e-mail: vis@vishk.cz			
<b>ZADÁVACÍ DOKUMENTACE</b>			
Hlavní Ing. Projektu ING. HERMAN	Zodp. Projektant ING. HERMAN	Projektant FOREJTEK M.	Kontrola ING. HERMAN
Investor MĚSTO GOLČŮV JENÍKOV	Objednatel MĚSTO GOLČŮV JENÍKOV	Formát 6 A4	Datum 01/21
Kraj VYSOČINA	Obec GOLČŮV JENÍKOV	Č. Zak. 03520-350	Arch. Č. 03520
Akce GOLČŮV JENÍKOV - ODKANALIZOVÁNÍ MÍSTNÍCH ČÁSTÍ			Měřítko 1 : 1000
Příloha CELKOVÝ SITUAČNÍ VÝKRES 1 : 1000 - 3. část			Číslo přílohy C.1.3
Tento výkres a jeho přílohy jsou našim duševním vlastnictvím, nesmí být bez našeho předchozího písemného souhlasu kopírovány, rozmnožovány ani zpřístupněny jiným osobám nebo firmám			